


高压配电室、低压配电室、发电机房、发电机控制室布置平面图 1:75

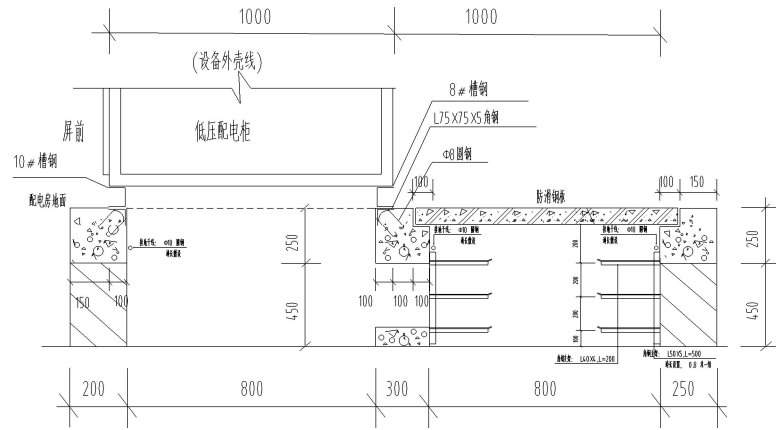

配电房 A-A 剖面大样

60/001-0002

**桂林市建筑设计研究院**  
GUILIN INSTITUTE OF ARCHITECTURAL DESIGN AND RESEARCH

姓名	职务
项目负责人	张 毅
专业负责人	李耀威
设计人	李耀威
绘图人	李耀威
审核人	康俊丹
审批人	温 艺
审定人	梁勇军

专业	审核	电气
建筑		
结构		
给排水		

1.1 工程概况

1.1.1 工程名称

1.1.2 工程地点

1.1.3 建设单位

1.1.4 设计依据

建设单位	桂林市中心医院
工程名称	桂林市中心医院医技综合楼项目
子项名称	地下室
设计	桂林建筑设计研究院
专业	强电专业
日期	20191228-1
图名	地下室
比例	1:50
图号	DS-16
日期	2020.02